
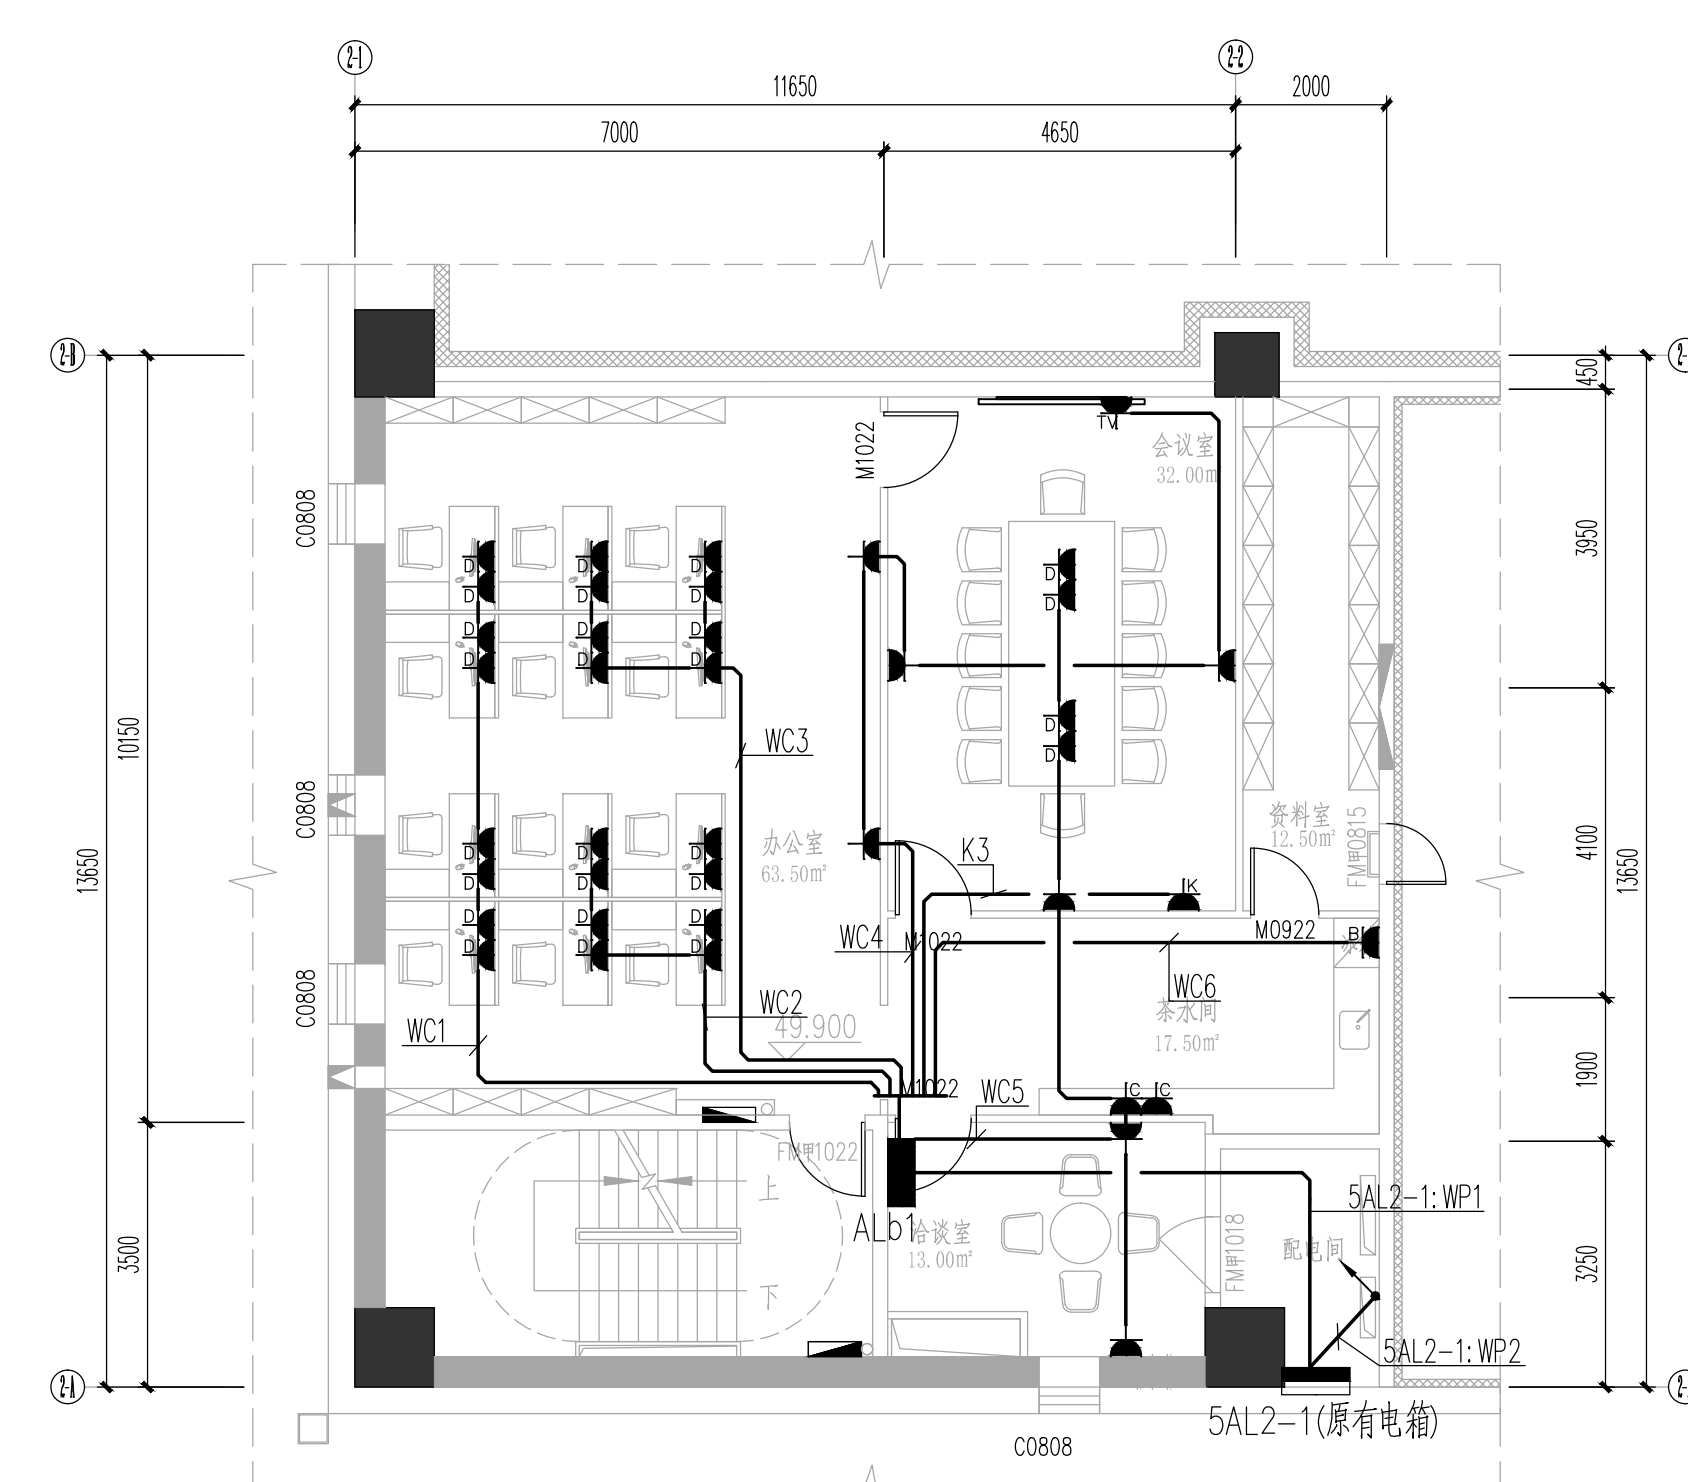
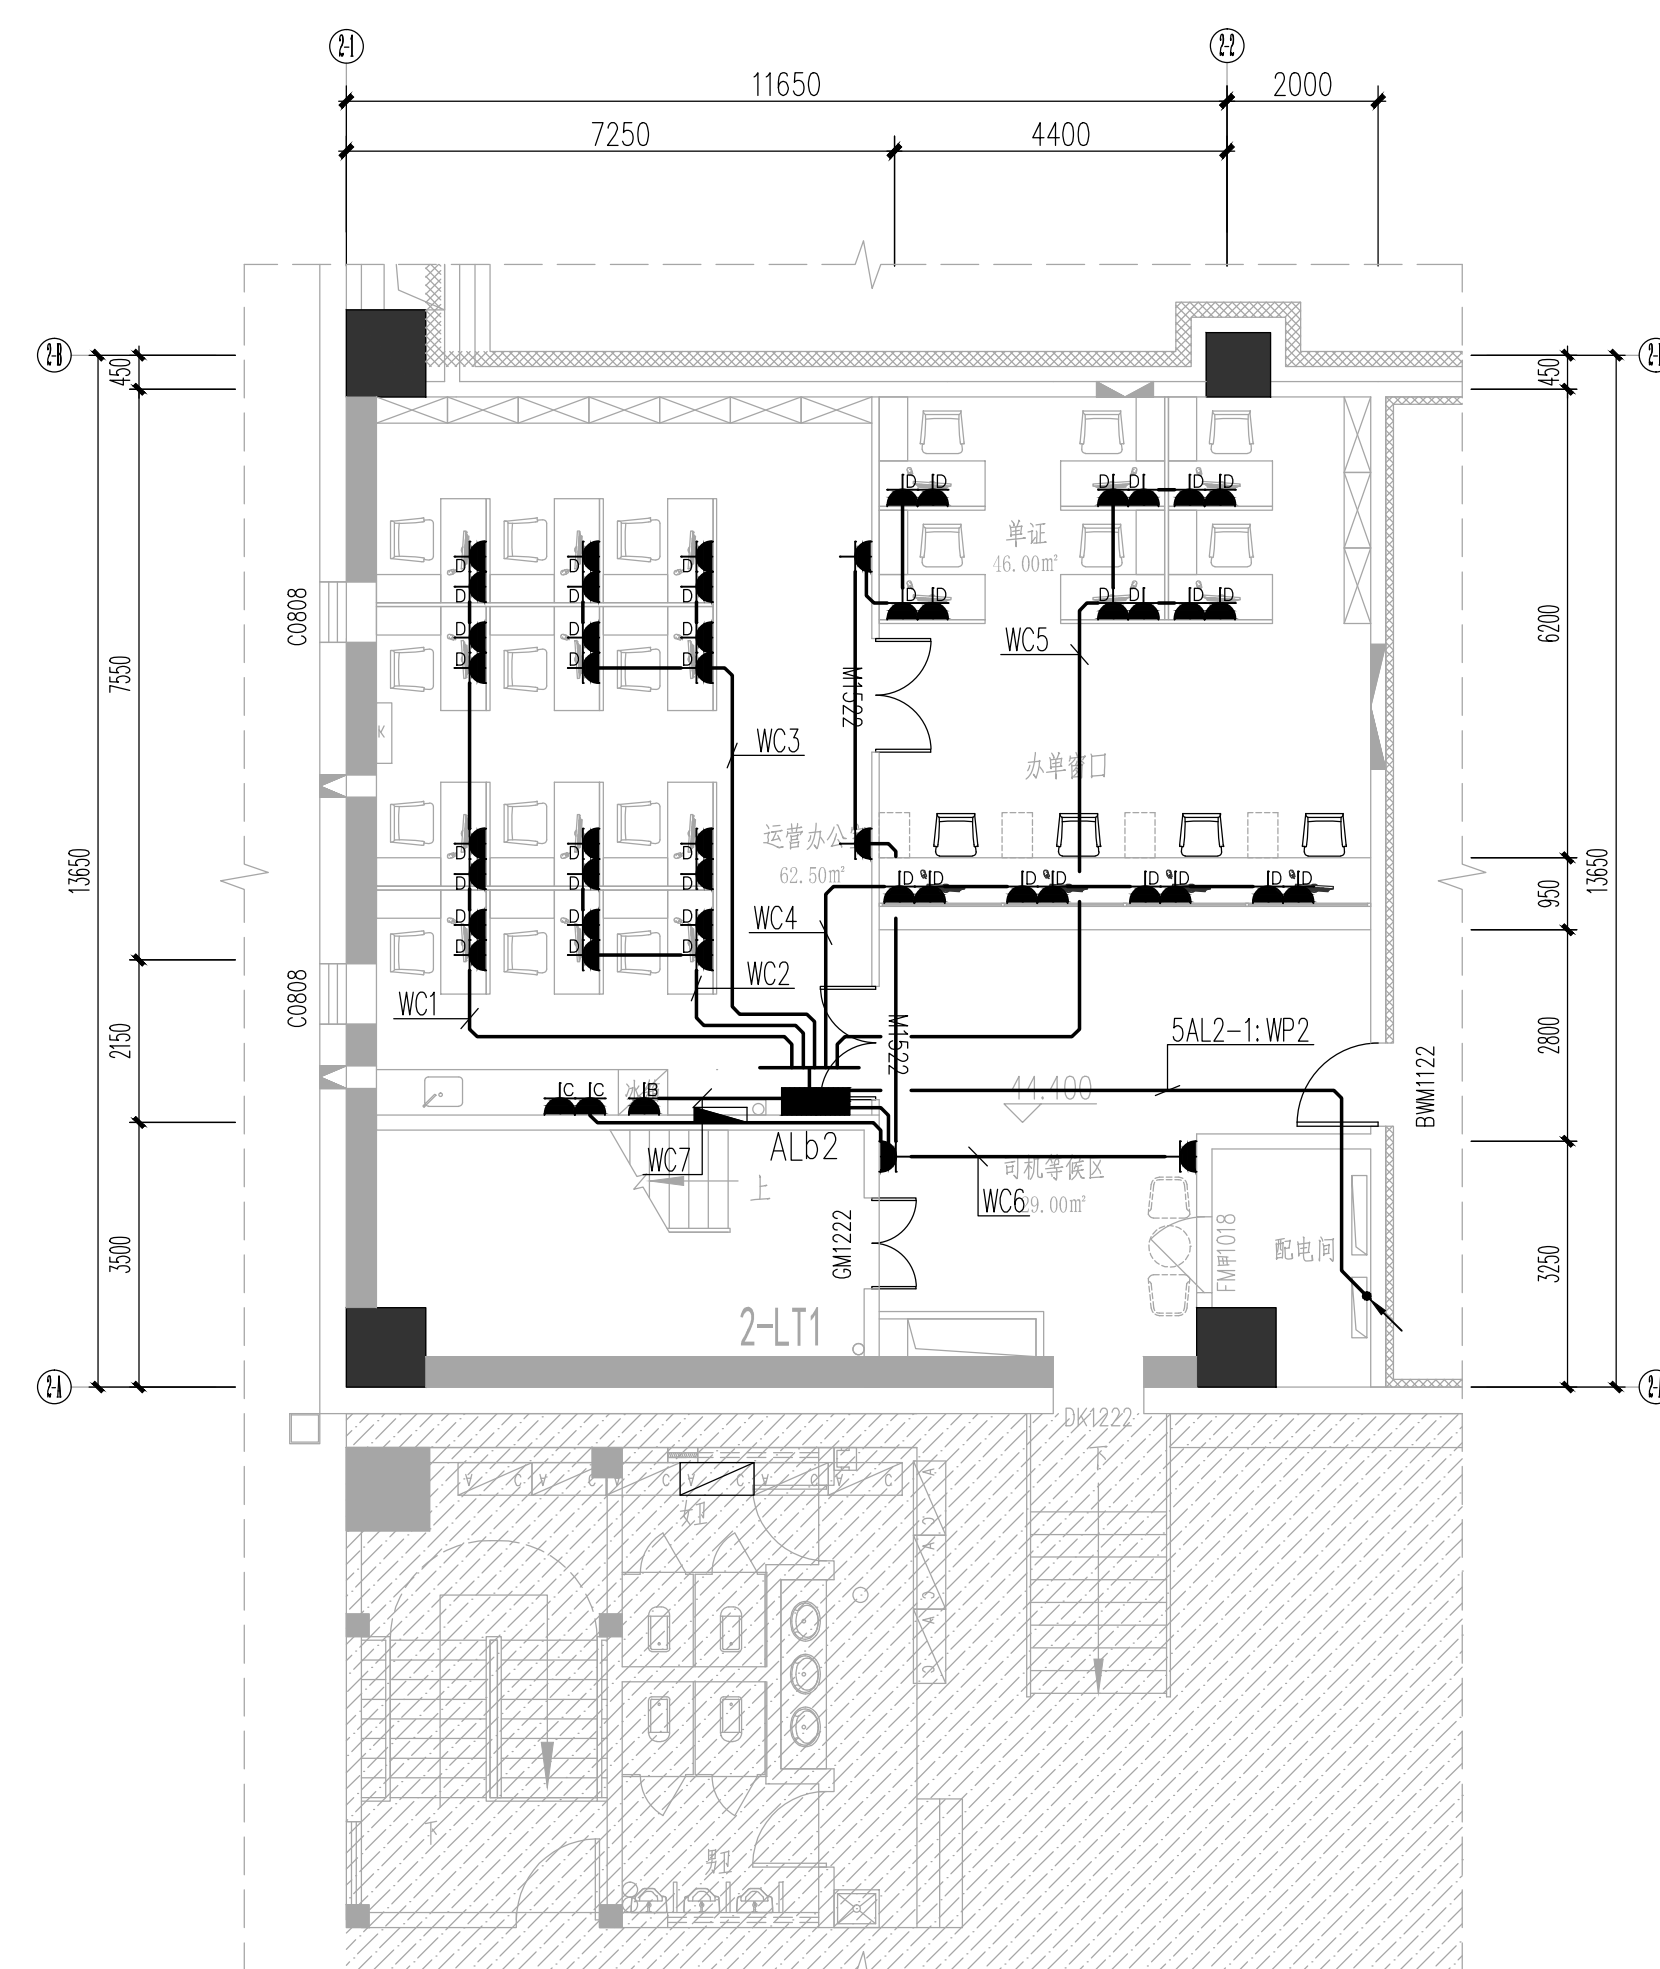
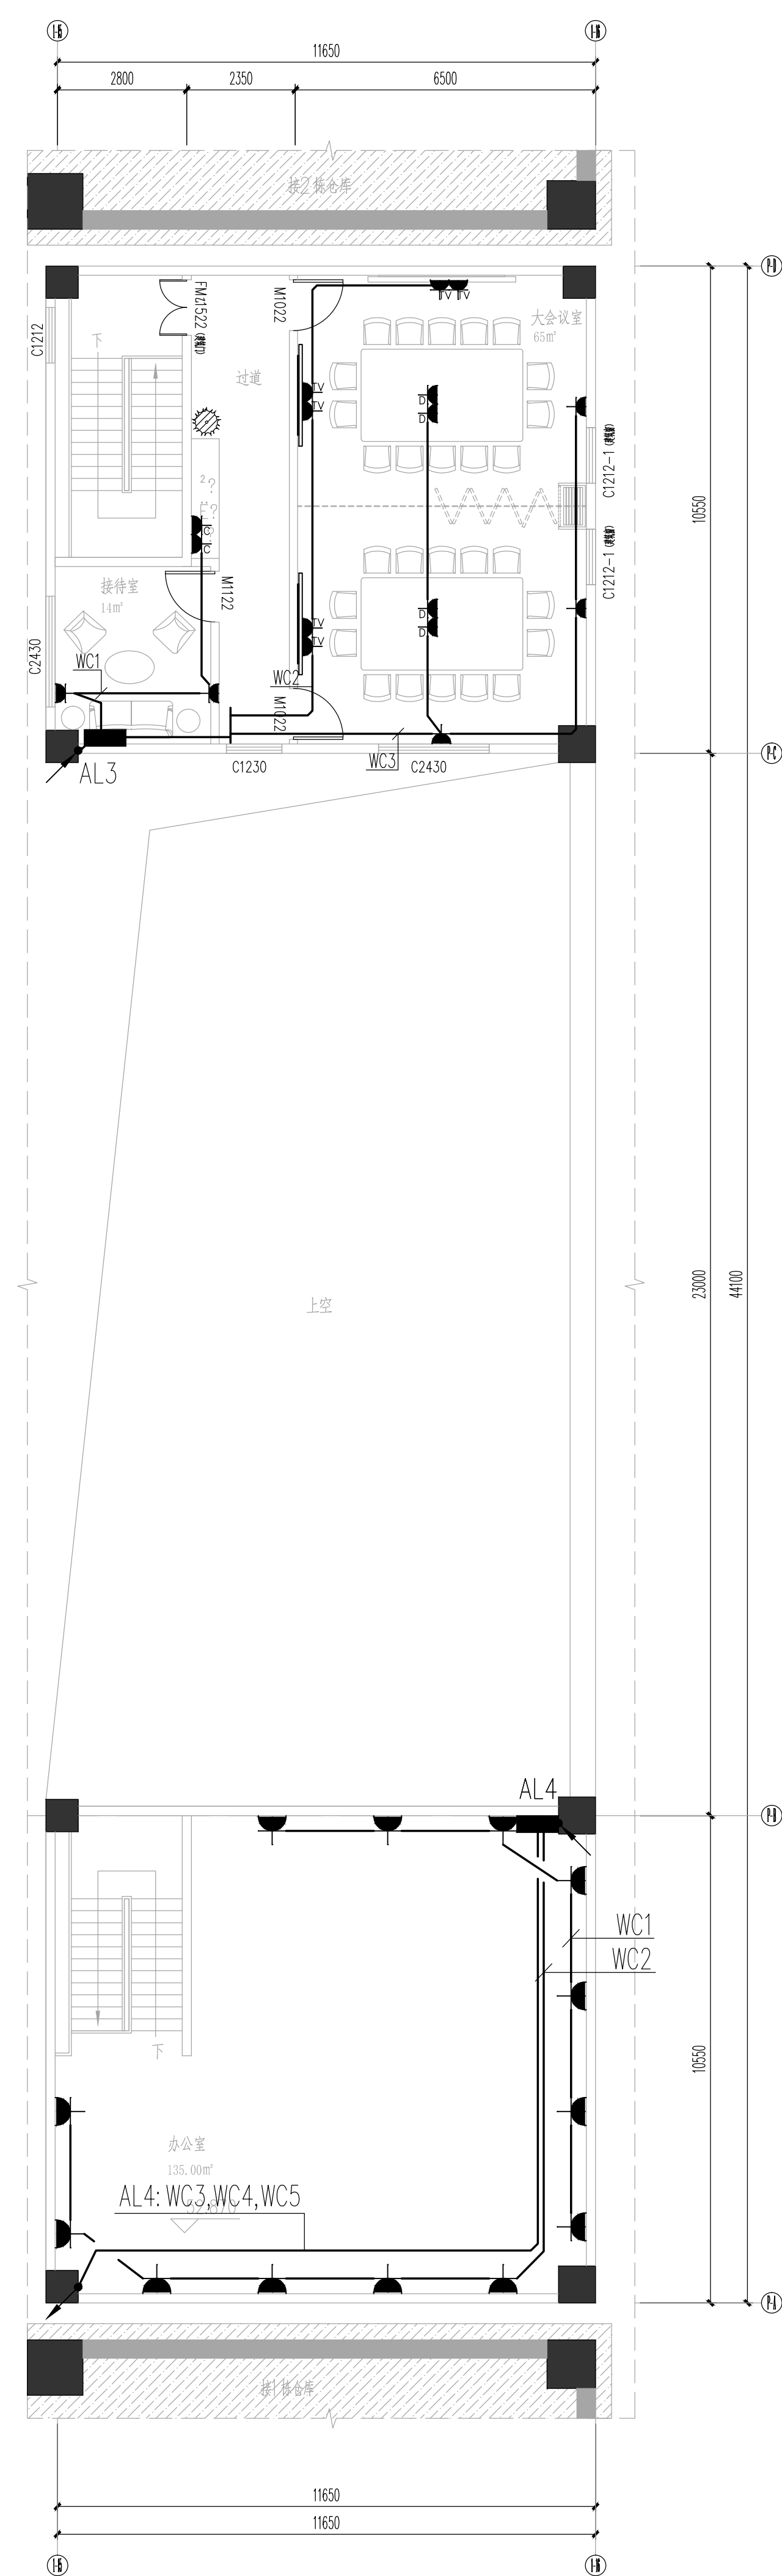
 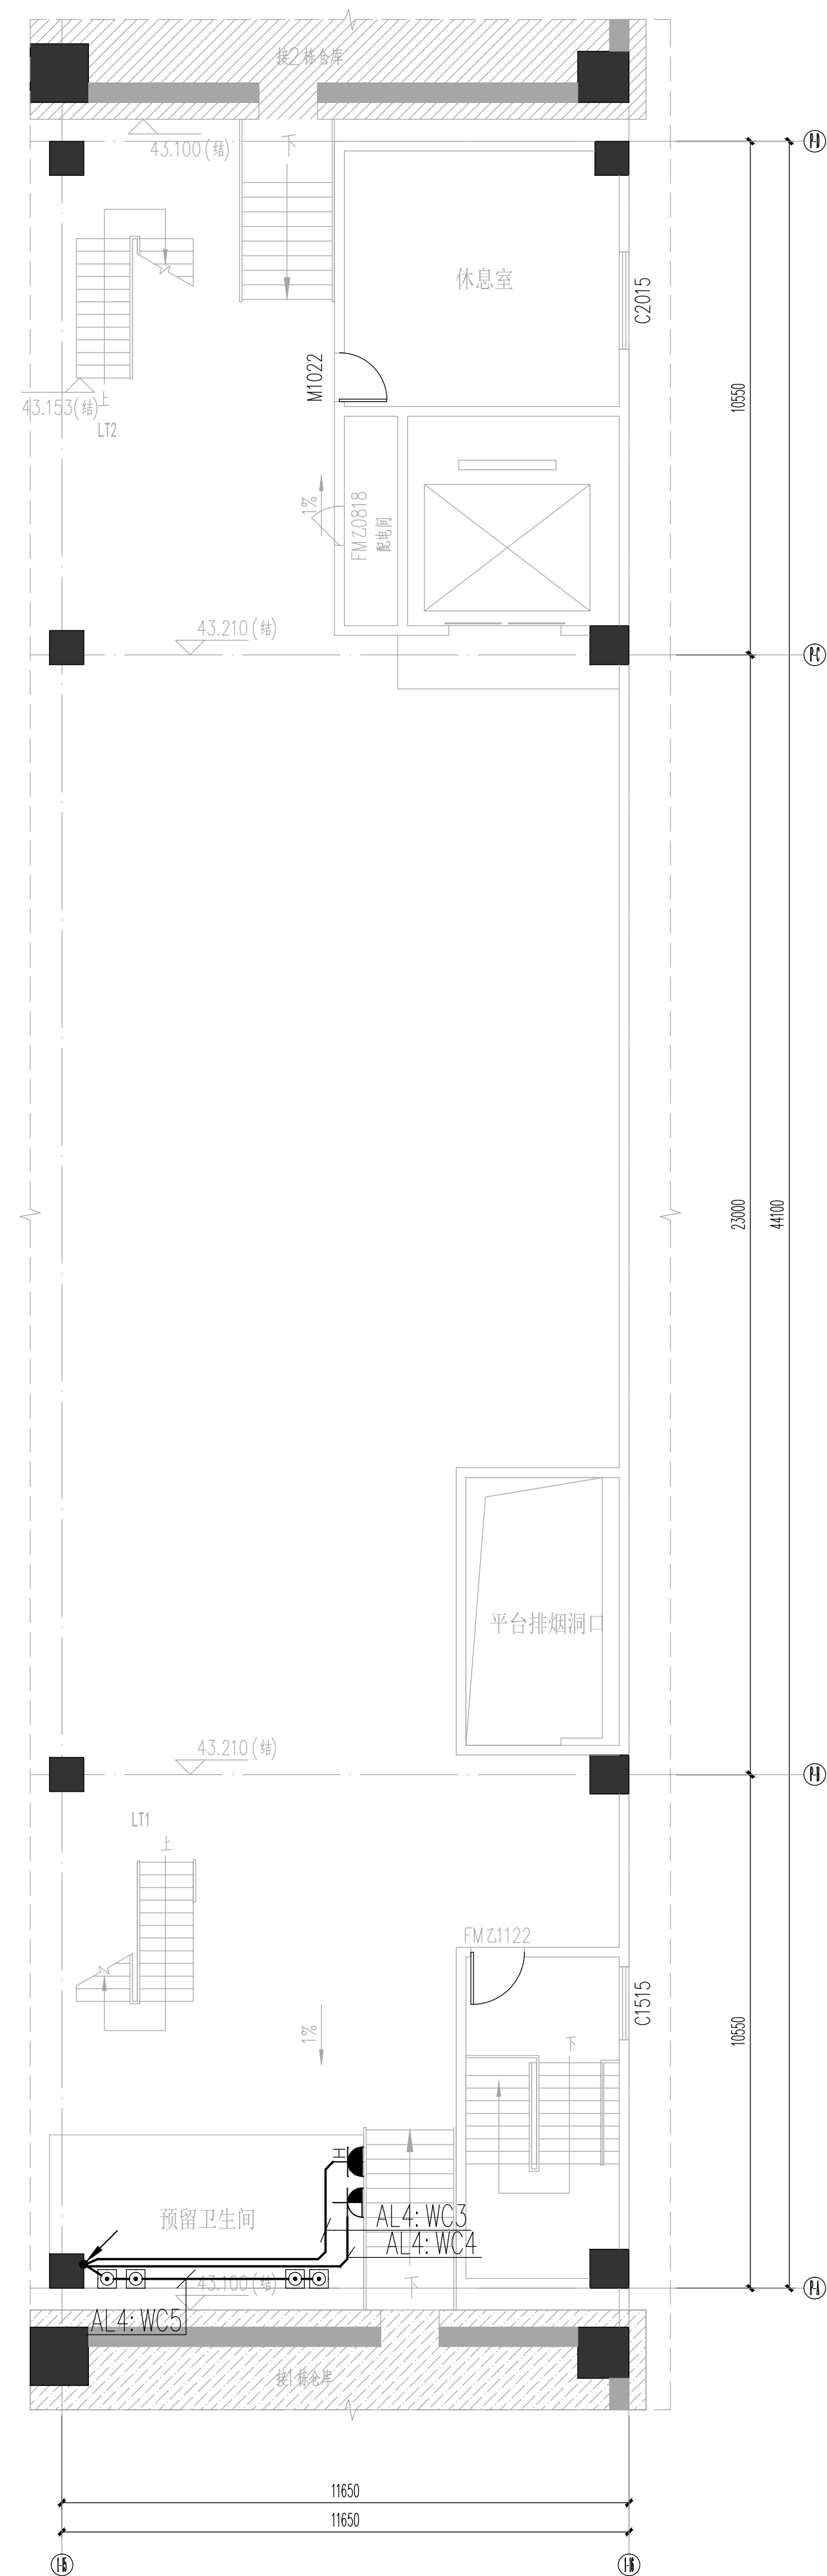




图例	名称	型号	安装方式
	端子箱	根据厂家定制	暗装，底边距地15m
	直流电源及直流电源箱	80W标准机箱	暗装， 底边距地100mm
	小功率开关电源箱	50W标准机箱	暗装， 小功率开关电源箱1200mm
	安全型蓄电池 ≥ 3 块标准箱	250V 15A	暗装，底边距地13m
	安全型蓄电池 ≥ 3 块标准箱	250V 15A	空调暗装 暗装，底边距地1.5m
	安全型蓄电池 ≥ 3 块标准箱	250V 10A 要求带PS4	空调暗装带蓄电池，暗装， 底边距地1.5m
	安全型蓄电池 ≥ 3 块标准箱	250V 10A 要求带PS4	小功率标准箱，暗装， 底边距地1.5m
	安全型蓄电池 ≥ 3 块标准箱	250V 10A 要求带PS4	多块标准箱，暗装， 底边距地1.5m
	安全型蓄电池 ≥ 3 块标准箱	250V 10A	空调暗装，暗装， 底边距地1.5m
	安全型蓄电池 ≥ 3 块标准箱	250V 10A	空调暗装，暗装， 底边距地1.5m
	安全型蓄电池 ≥ 3 块标准箱	250V 10A	空调暗装，暗装， 底边距地1.5m
	安全型蓄电池 ≥ 3 块标准箱	250V 15A	空调暗装，暗装， 底边距地1.5m
	单相开关	250V 16A	暗装，底边距地3m 距平窗面距提升
	三相开关	250V 16A	
	三相开关	250V 16A	
	三相开关	250V 16A	
	单相智能控制开关或灯	220V、10A、(LED光源，Ro>8)， 1p=500W、 $\phi \geq 70mm$	壁挂安装 底边距地100mm，距平窗面距提升20
	三相智能	220V、10A、(LED光源，Ro>8)， 1p=500W、 $\phi \geq 110mm$	壁挂安装 底边距地100mm，距平窗面距提升20
	三相智能控制	220V、10A、(LED光源，Ro>8)， 1p=500W、 $\phi \geq 110mm$	壁挂安装 底边距地100mm，距平窗面距提升20
	LED光源箱（含光源）， 功率因数 ≥ 0.9	$\sim 220V$ 、10W、(LED光源，Ro>8)， Top=500W、 $\phi \geq 200mm$ 功率因数 ≥ 0.9 ，功率因数标准GB185	壁挂安装 底边距地100mm，距平窗面距提升20
	LED光源箱（含光源）， 功率因数 ≥ 0.9	$\sim 220V$ 、20W、(LED光源，Ro>8)， Top=500W、 $\phi \geq 200mm$ 功率因数 ≥ 0.9	壁挂安装 底边距地100mm，距平窗面距提升20

注册章					
国土局审查专用章					
施工图设计审查专用章					
人防工程设计审小组专用章					
工程设计出图专用章					
版次NO. 日期DATE 摘要ABSTRACT					
修 改 REVISIONS					
项目名称：宝深湾源因五层架桥密修改建设工程设计					
子项名称：SUBITEM2楼仓库五层及平台改造					
建设单位：CHONGTIANWU智链深国际冷链物流（深圳）有限公司					
工程阶段：SZ2026-01					
设计阶段：施工作业					
职 责 姓 名 签 字					
项目负责人PROJECT CHIEF何磊					
专业负责人MAIN ENGINEER黄伟强					
审核CHECKED BY苏伟强					
校 对CORRECTOR彭海洋					
设 计DESIGNED BY苏伟强					
图 名TITLE平台五层结构平面图 平台五层夹段详平面图 2栋五层局部办公插座平面图 2栋五层夹层局部办公插座平面图					
图号DRAWING NO. 电施-04 专 业SPECIALTY 电气					
比例SCALE 1:100 日 期DATE 2026.06					
北方工程设计研究院有限公司 NORTHCHINA INTERNATIONAL LTD. 设计资质等级:甲级证书号:A11300123					