




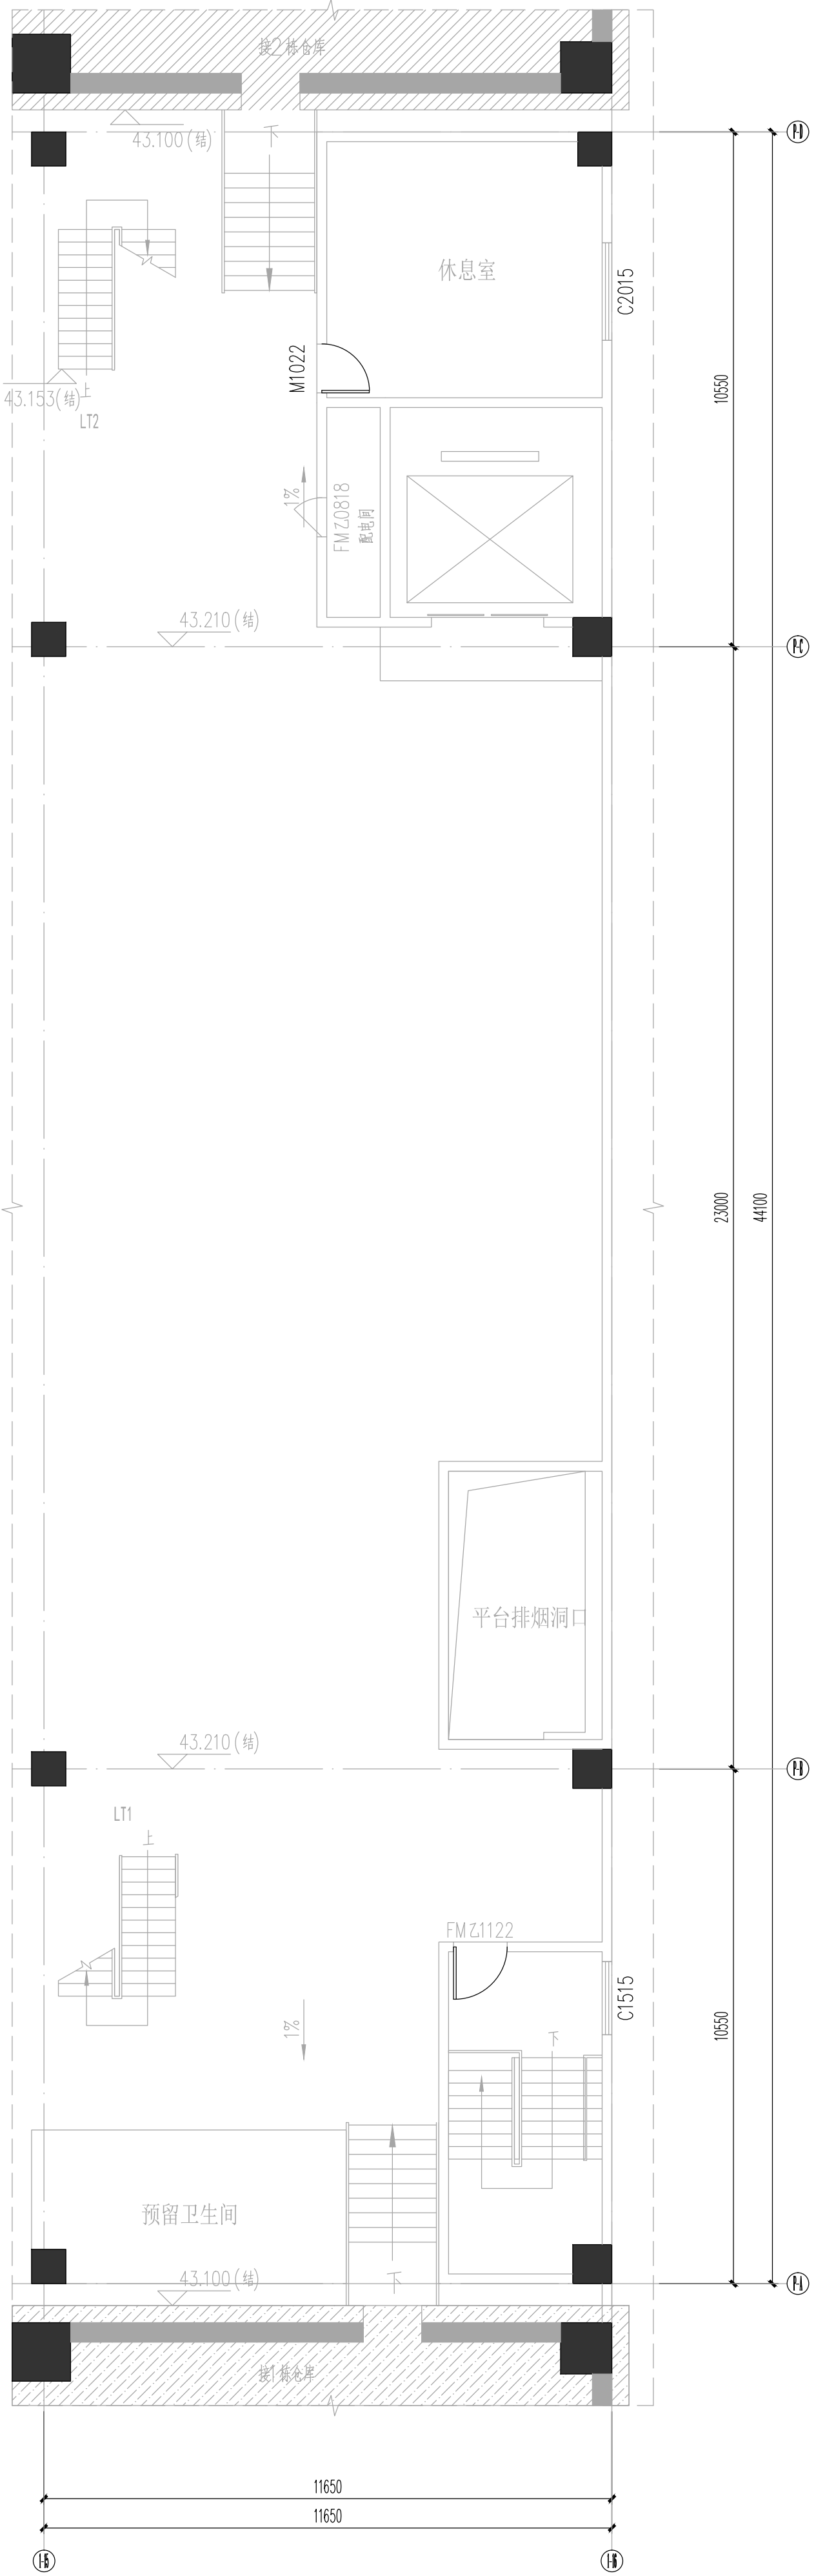


平台五层空调配电平面图 1:100

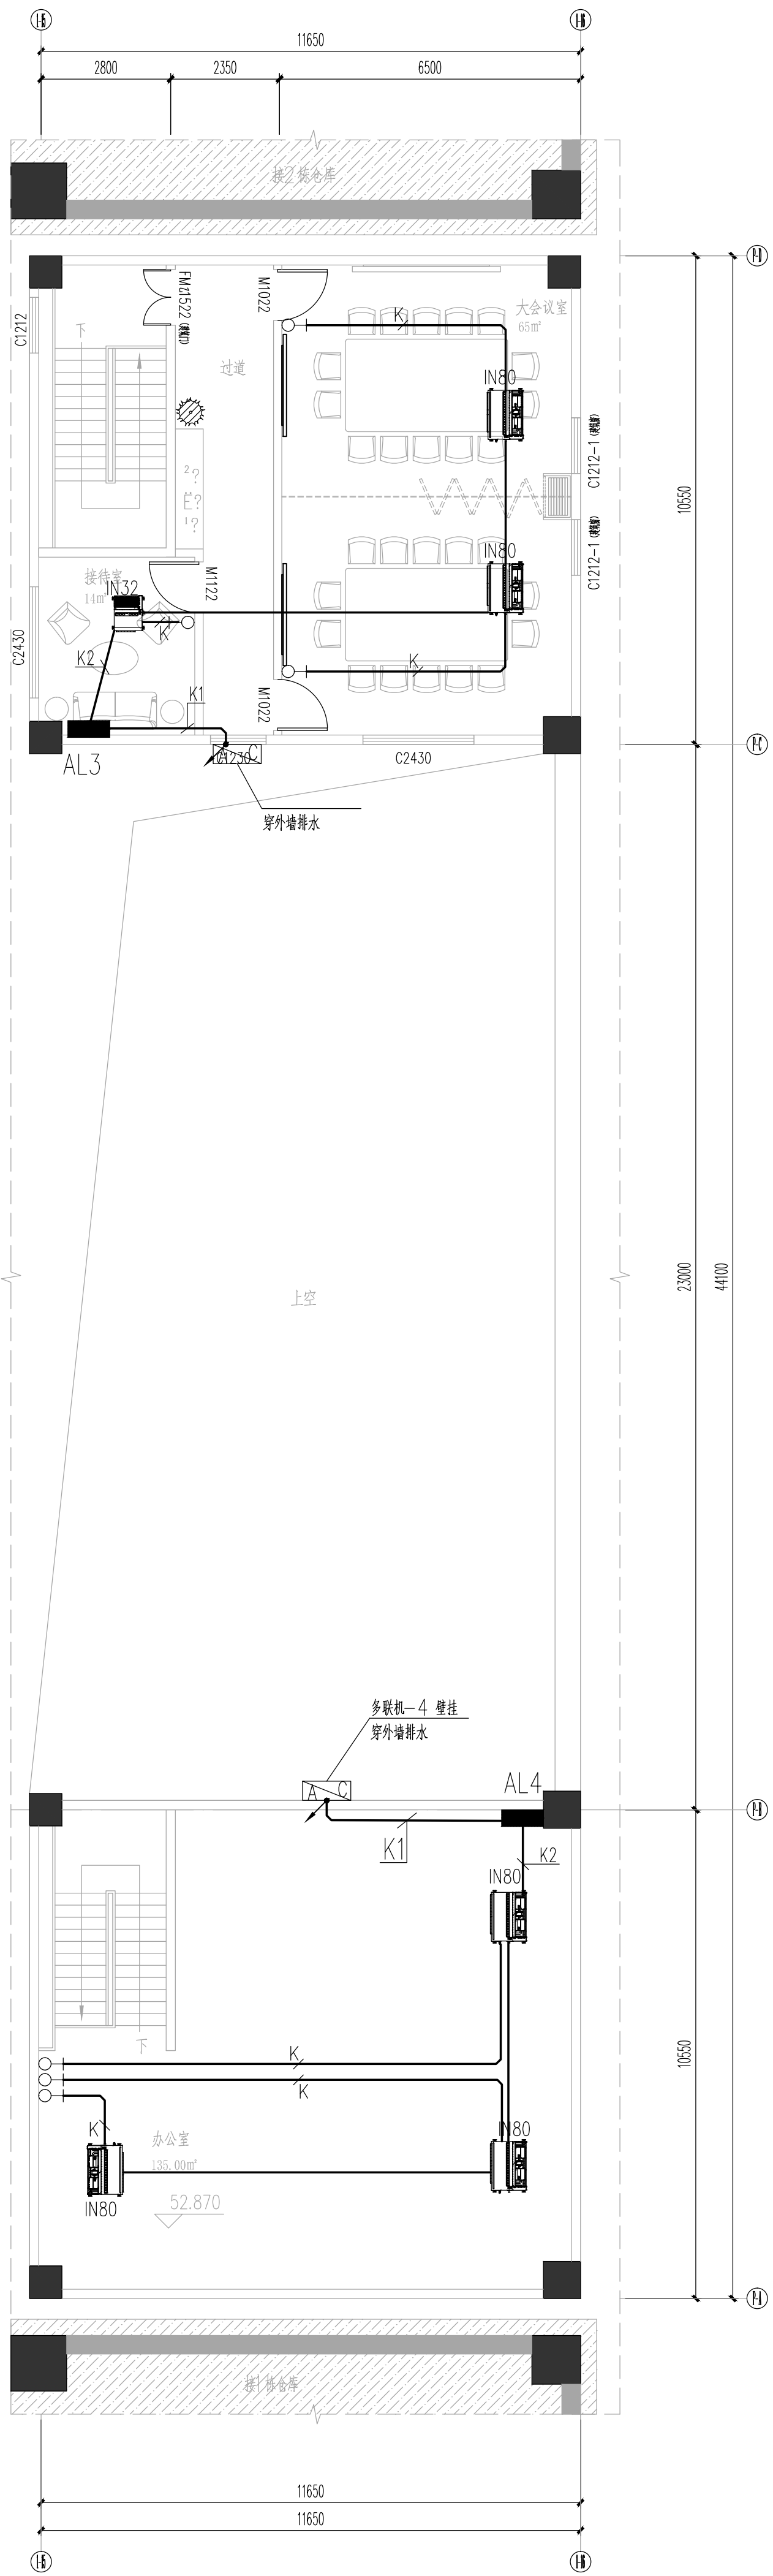

平台五层夹层空调配电平面图 1:100

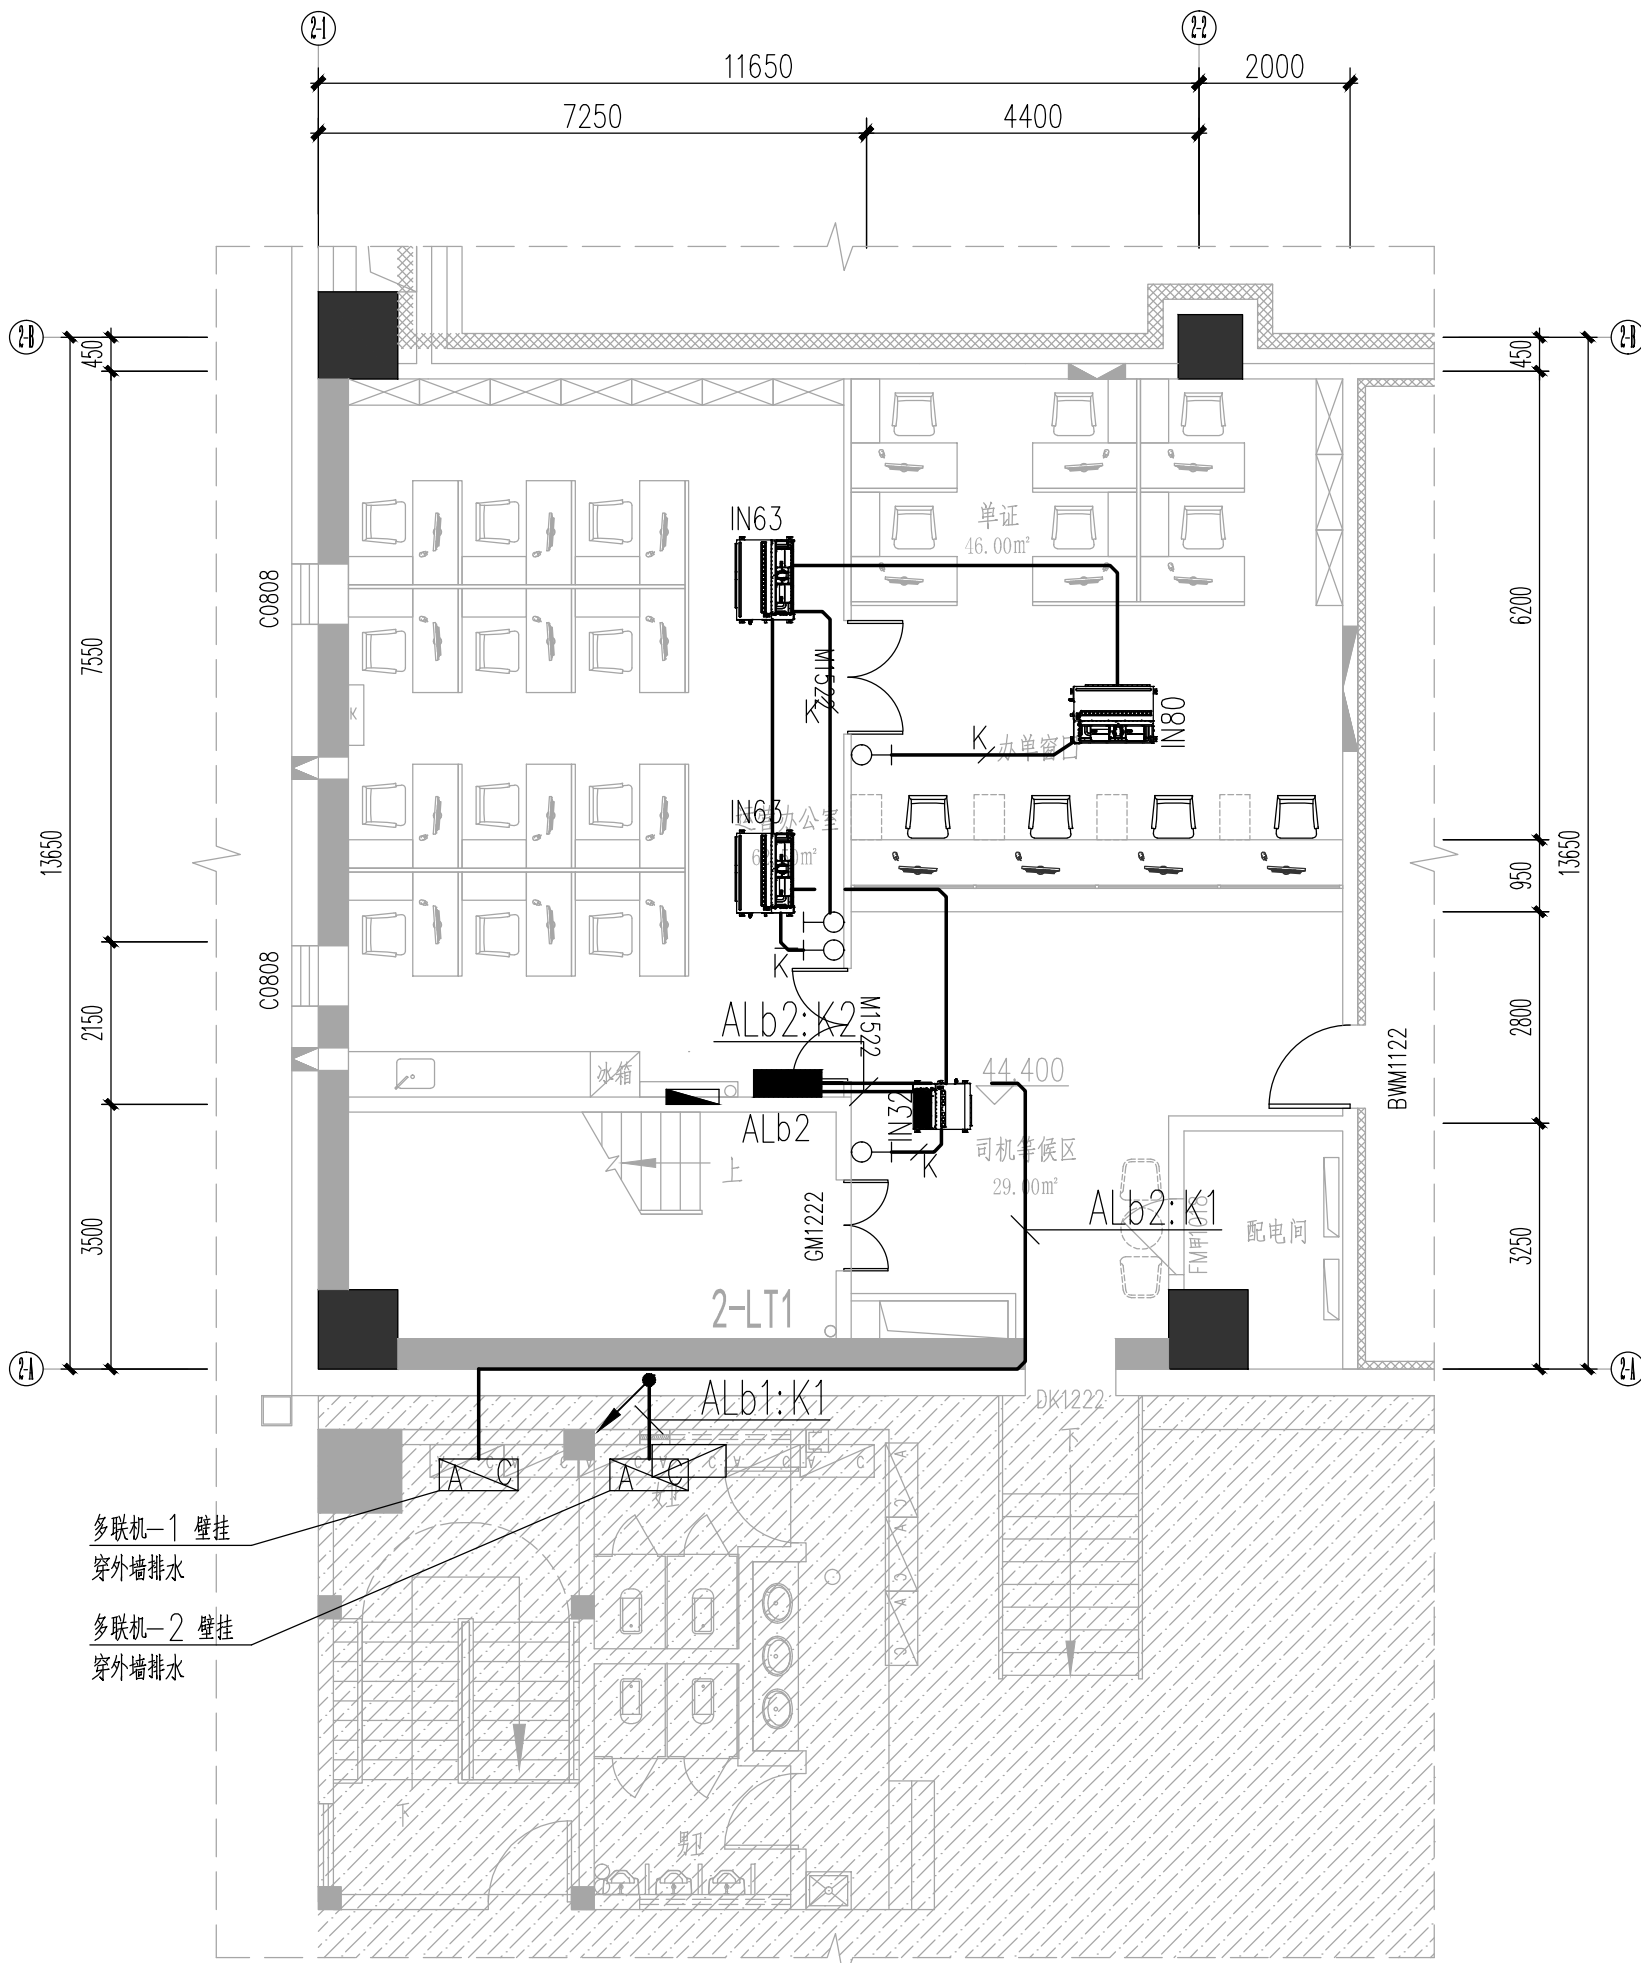

2栋五层局部办公空调配电平面图 1:100

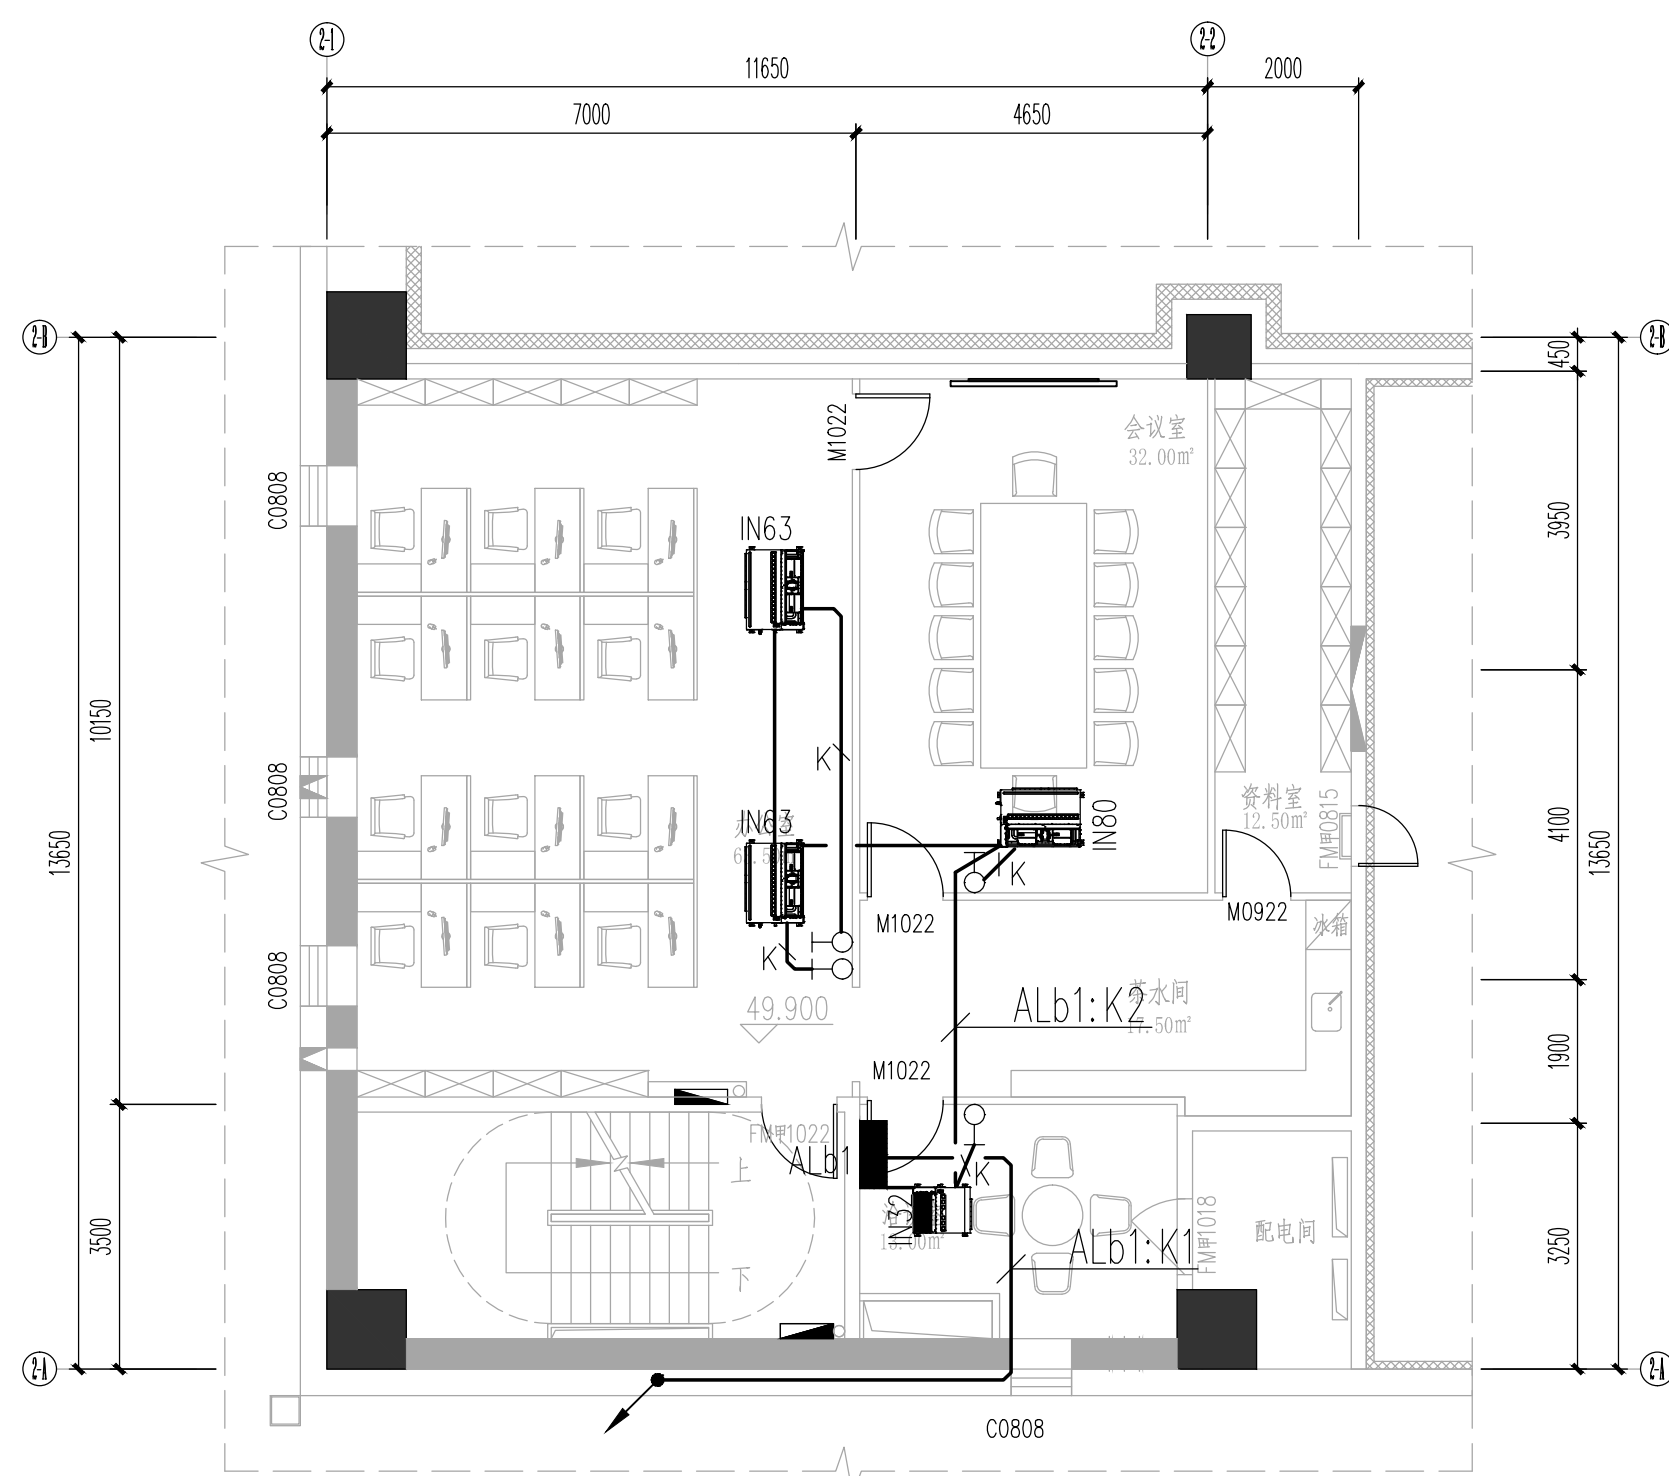

2栋五层夹层局部办公空调配电平面图 1:100

空调电气平面图图例设备说明：

图 例		安装高度 (距地坪)	安装方式
	触摸式空调温度集中控制器 (由空调设备配套提供)	H=1.5m	暗装
	空调温度控制器 (由空调设备配套提供)	距室内温控探头3米或 风机盘管旁安装 (具体安装位置视现场)	
K1	空调控制线(温控器到风机盘管) WDZB-RYJSP-7X1.0 JG25 CC/WC		
-----	空调控制线(触摸式空调温度集中控制器到风机盘管) WDZB-RYJSP-3X1.0 JG20 CC/WC		

注册章

国土局审查专用章

施工图设计审查专用章

人防工程设计自审小组专用章

工程设计出图专用章

版次

NO.

日期

DATE

摘要

ABSTRACT

修改

REVISIONS

项目名称: 宝源物流园五层装饰装修改造工程设计

子项名称: 2栋仓库五层及平台改造

建设单位: 智慧深国际冷链物流(深圳)有限公司

工程代号: S22026-01

设计阶段: 施工图

职 责

PROJECT CHIEF

项目负责人

专业负责人

主 绘

校 对

设 计

平台五层空调配电平面图

平台五层夹层空调配电平面图

2栋五层局部办公空调配电平面图

2栋五层夹层局部办公空调配电平面图

图号

电施-08

专业

电气

比 例

1:100

日期

2026.06

北方工程设计研究院有限公司

设计资质等级:甲级 证书号:A113001255